



via Luigi Borsari

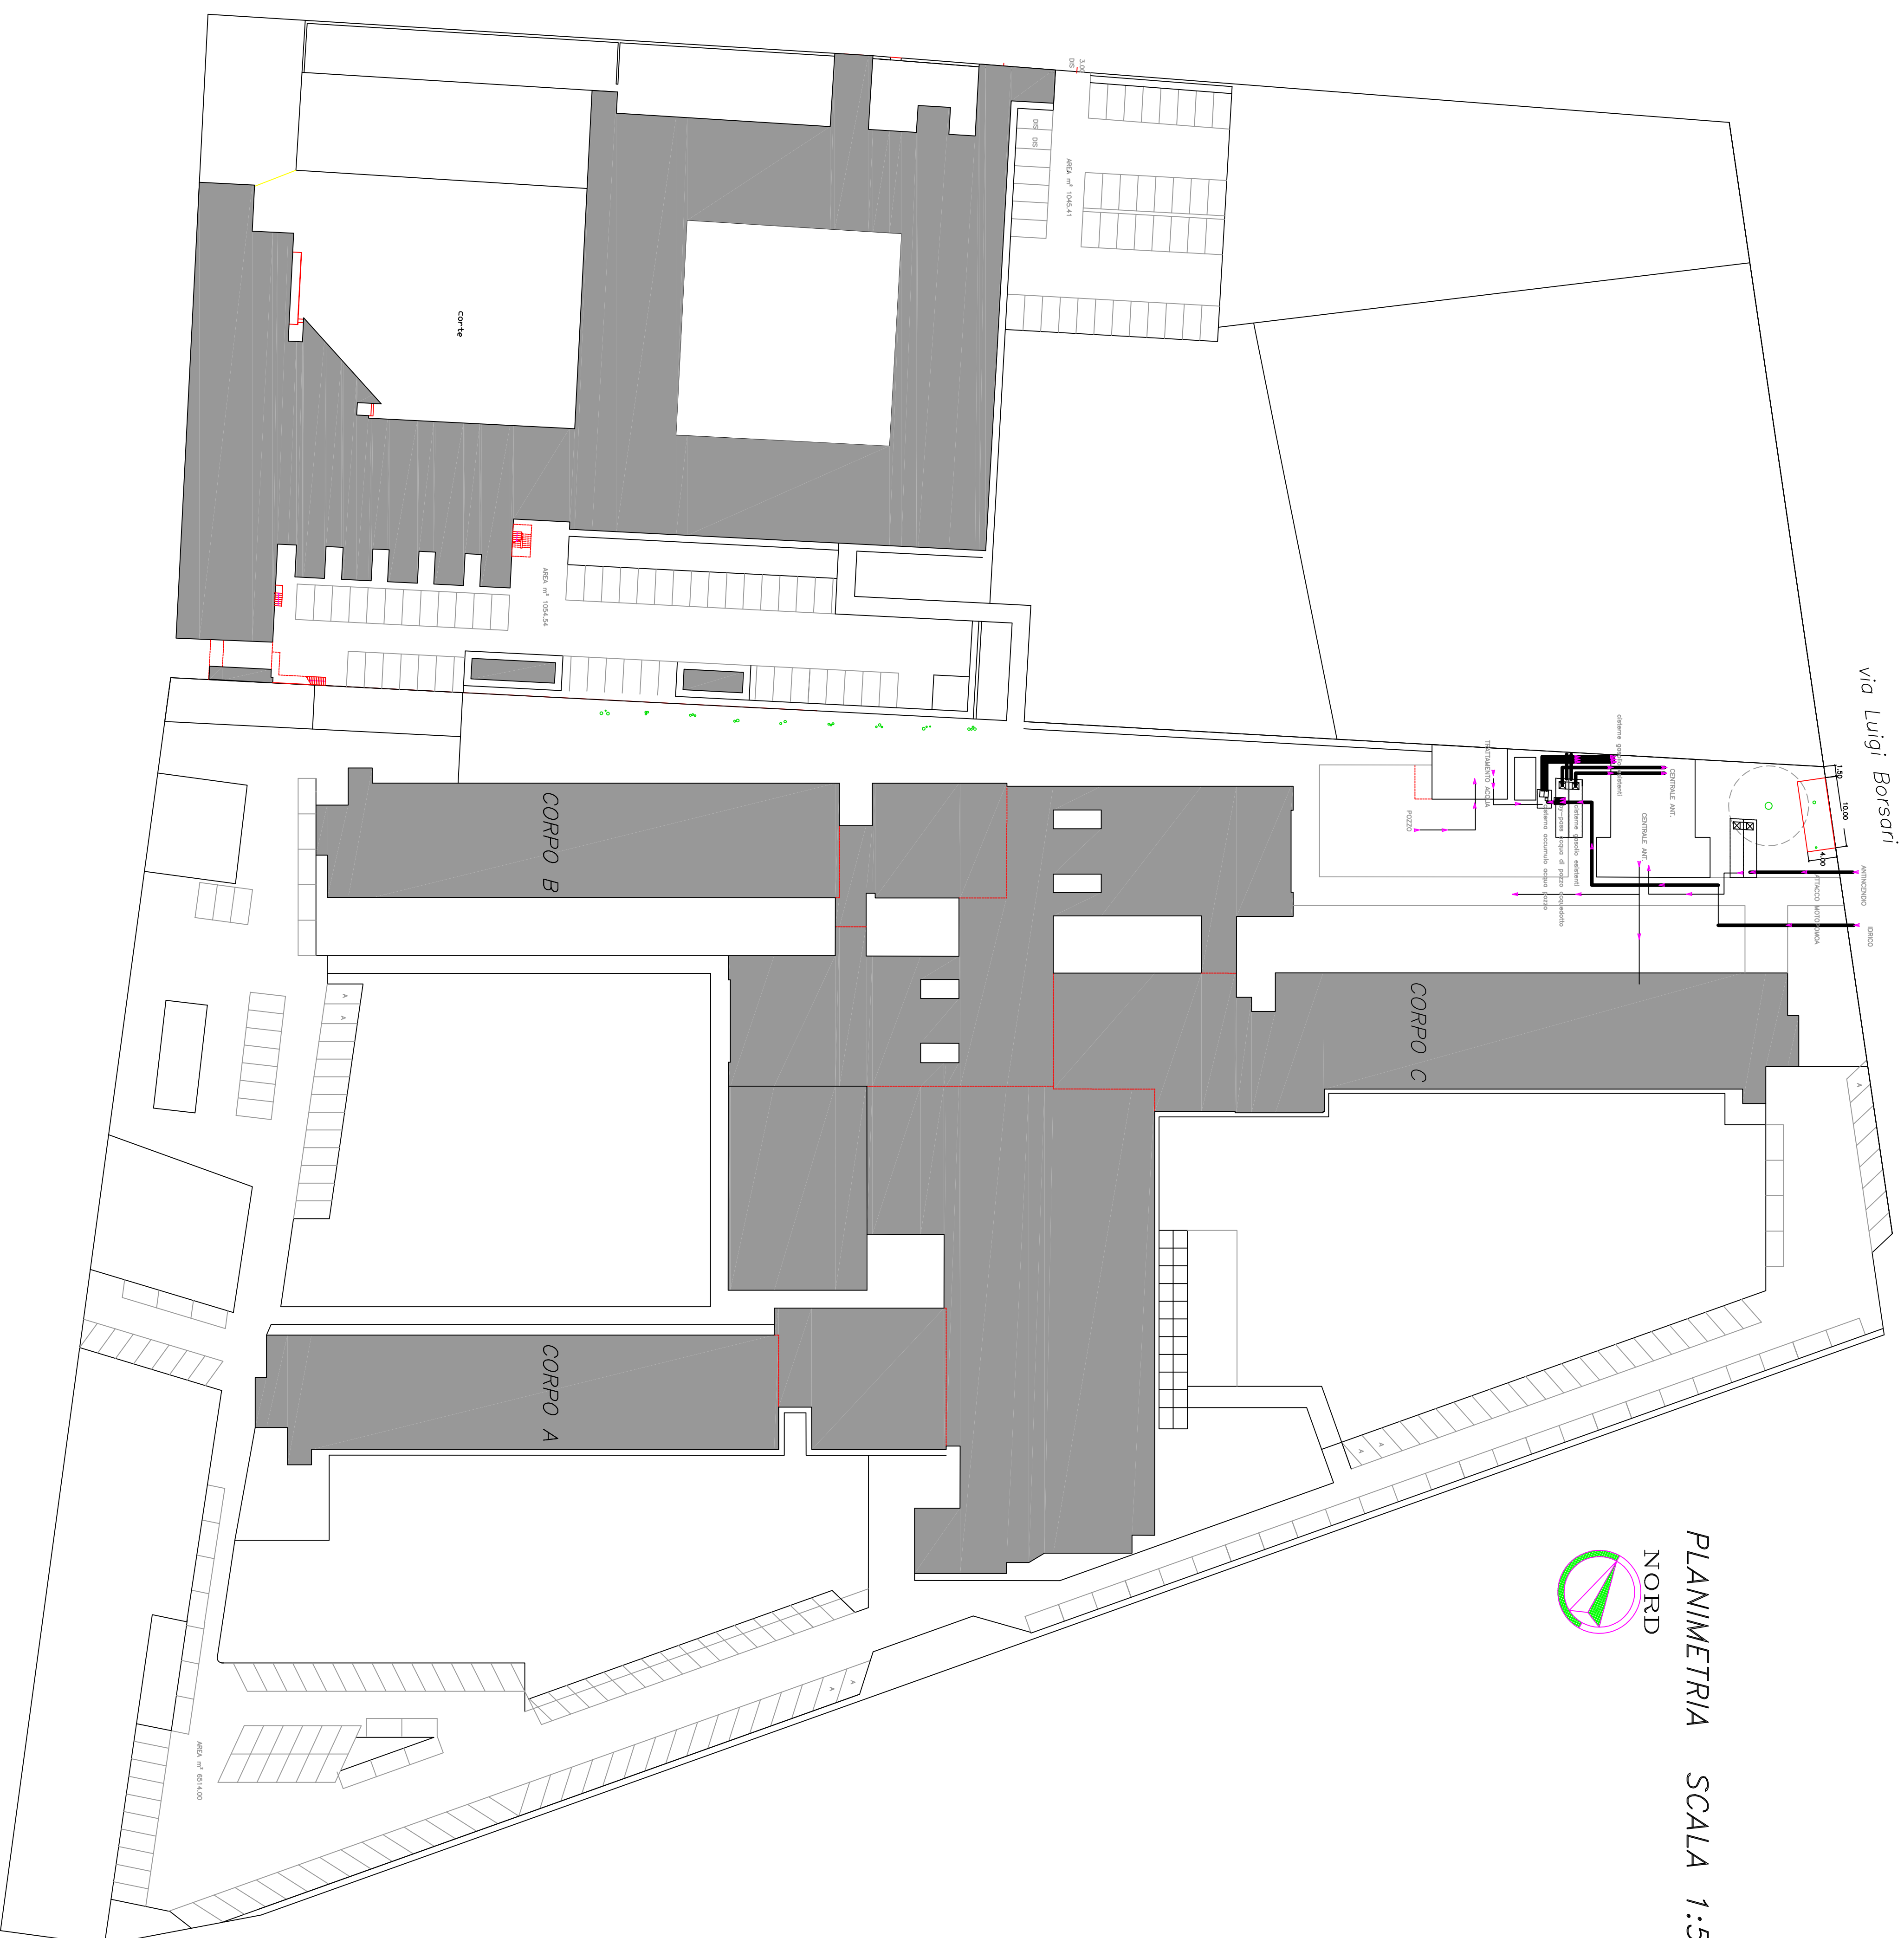

PLANIMETRIA SCALA 1:500

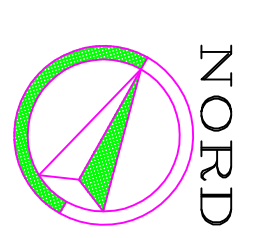

REALIZZAZIONE DEL NUOVO ACCUMULO E DEL GRUPPO DI PRESURIZZAZIONE ANTINCENDIO, PER LA RIQUALIFICAZIONE TECNOLOGICA E LA MESSA IN SICUREZZA DELL'IMPIANTO ANTINCENDIO A SERVIZIO DEI NUOVI ISTITUTI BIOLOGICI VIA L. BORSARI 46 FE

Proprietà: Università di Ferrara  
Progettista: Ing. Francesco Virgili  
Via Mulinetto 35, Ferrara  
tel. 0532-769117 fax 0532-769913

POS:  Tav.  01  scala:  1:500  data:  12.11.2013

Oggetto dell'elaborato: **INQUADRAMENTO PLANIMETRIA GENERALE - STATO DI FATTO**

revisione	descrizione	laborante	data
Δ			
Δ			
Δ			
Δ			